




2 PLANTA BAIXA - CHAMADA DE DETALHE 1  
ESCALA 1:50

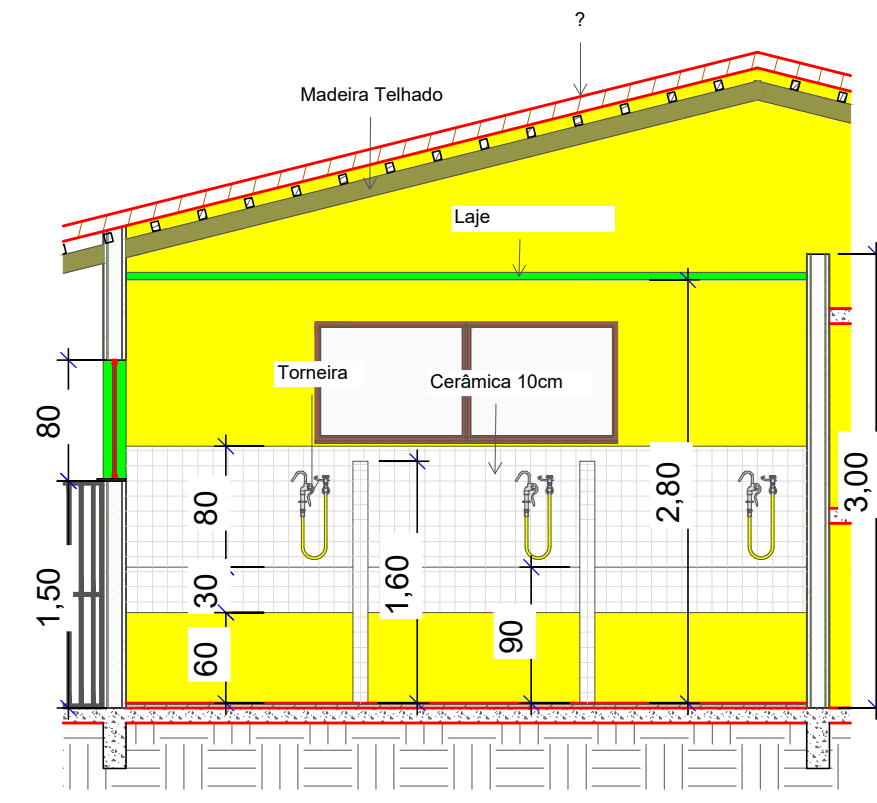


2 PLANTA BAIXA - CHAMADA DE DETALHE 1  
ESCALA 1:50

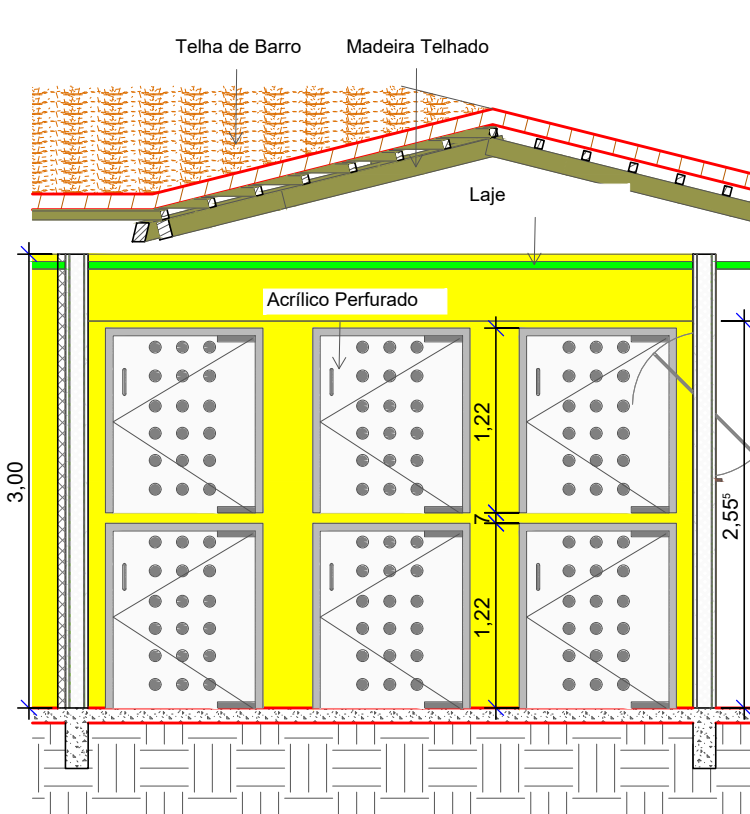


2 PLANTA BAIXA - CHAMADA DE DETALHE 1  
ESCALA 1:50

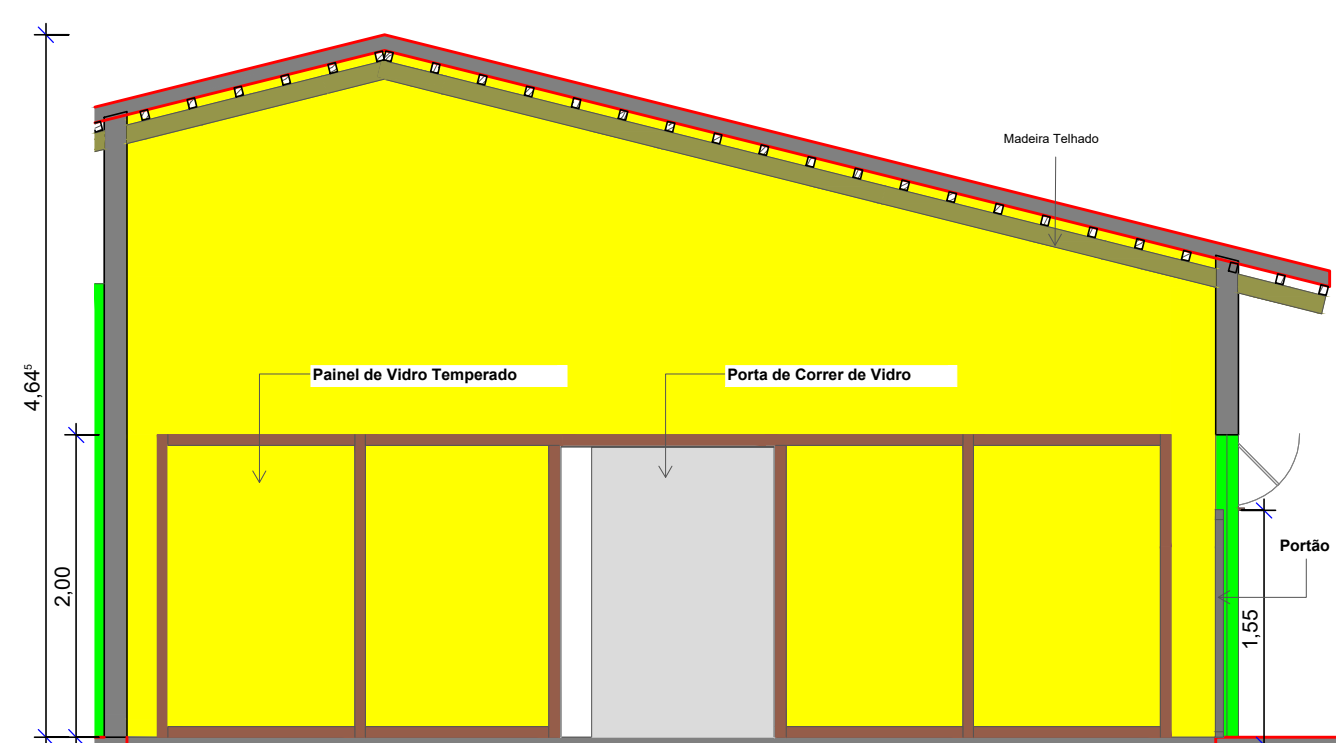


2 PLANTA BAIXA - CHAMADA DE DETALHE 1  
ESCALA 1:50

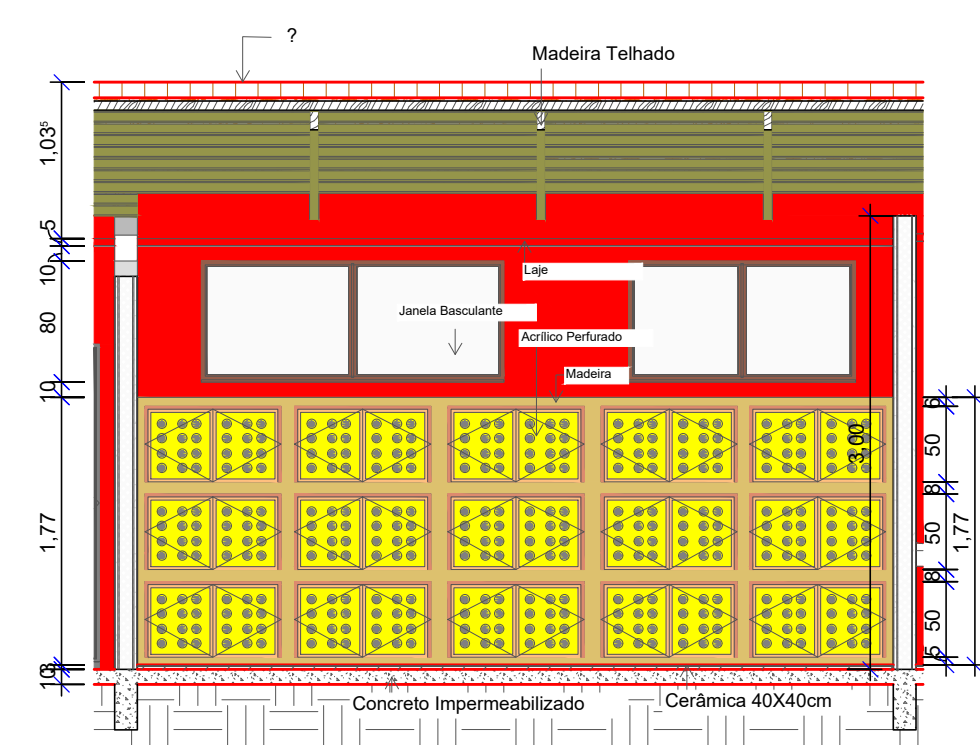


1 VISTA 1  
ESCALA 1:50

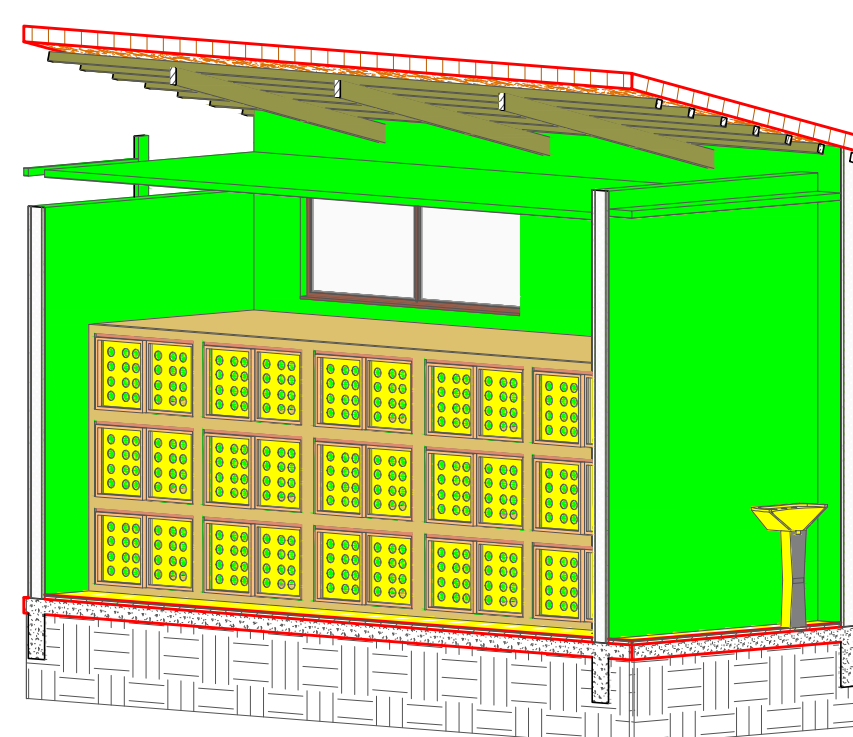


2 PLANTA BAIXA - CHAMADA DE DETALHE 1  
ESCALA 1:50

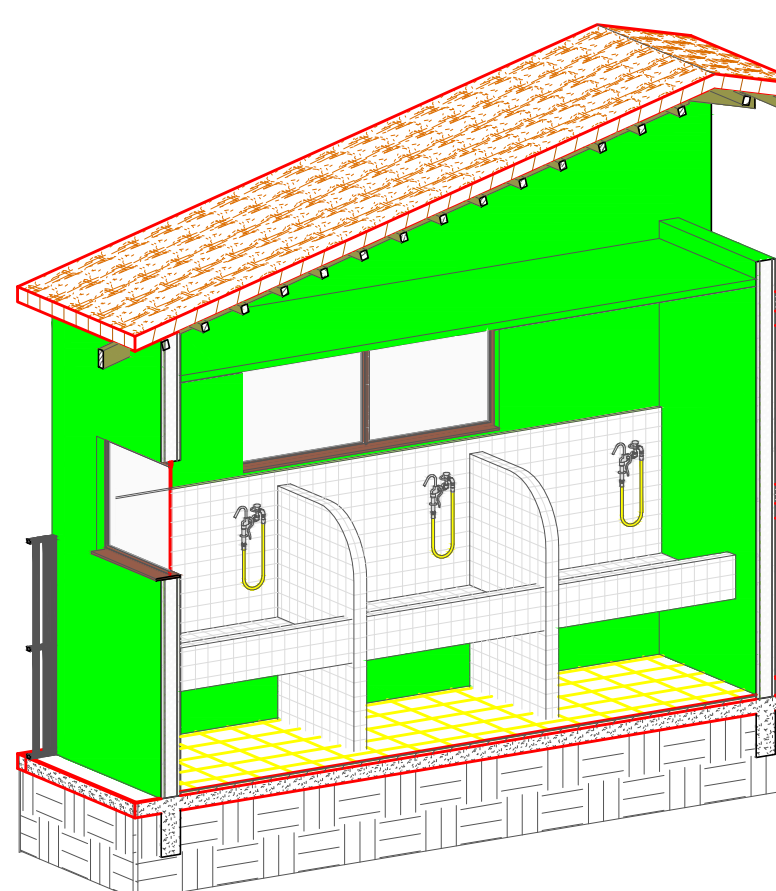


2 PLANTA BAIXA - CHAMADA DE DETALHE 1  
ESCALA 1:50

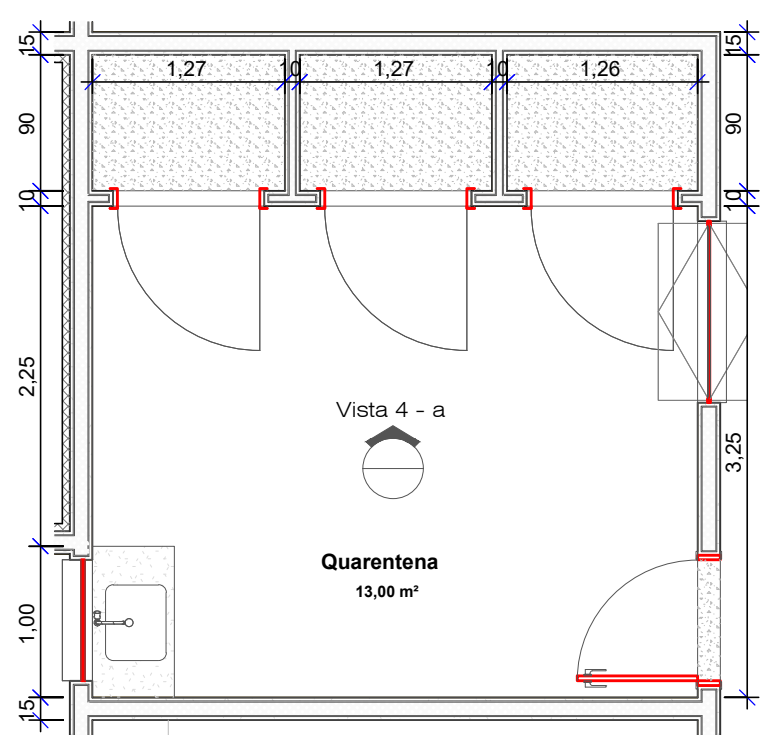


2 PLANTA BAIXA - CHAMADA DE DETALHE 2  
ESCALA 1:50

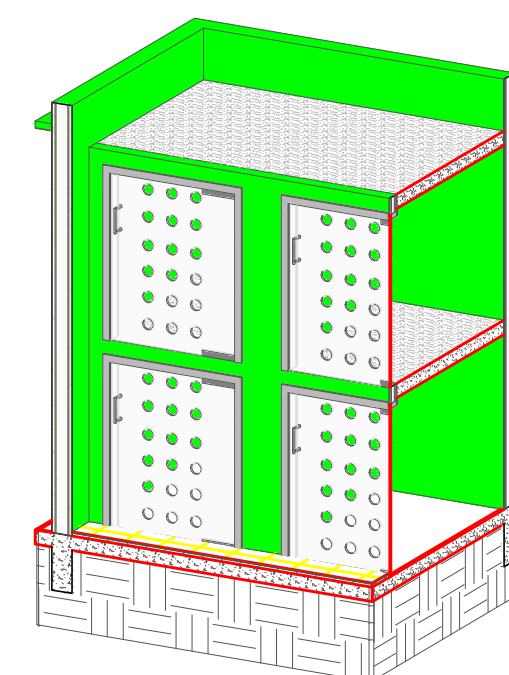


3 DETALHE 1  
ESCALA 1:50

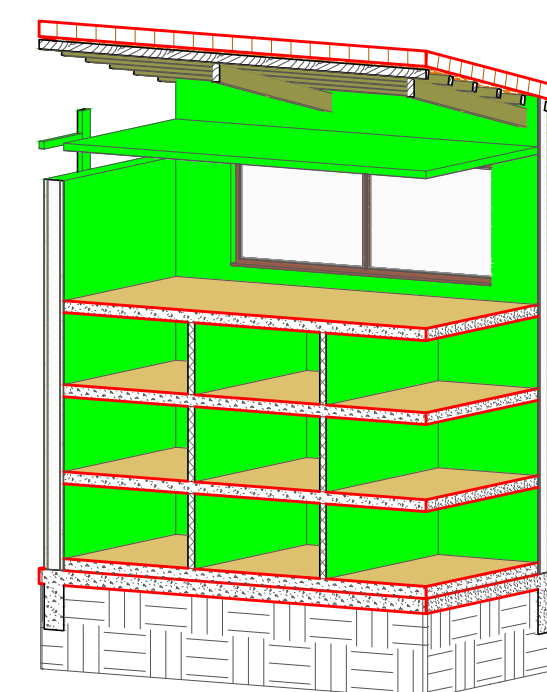


2 PLANTA BAIXA - CHAMADA DE DETALHE 1  
ESCALA 1:50

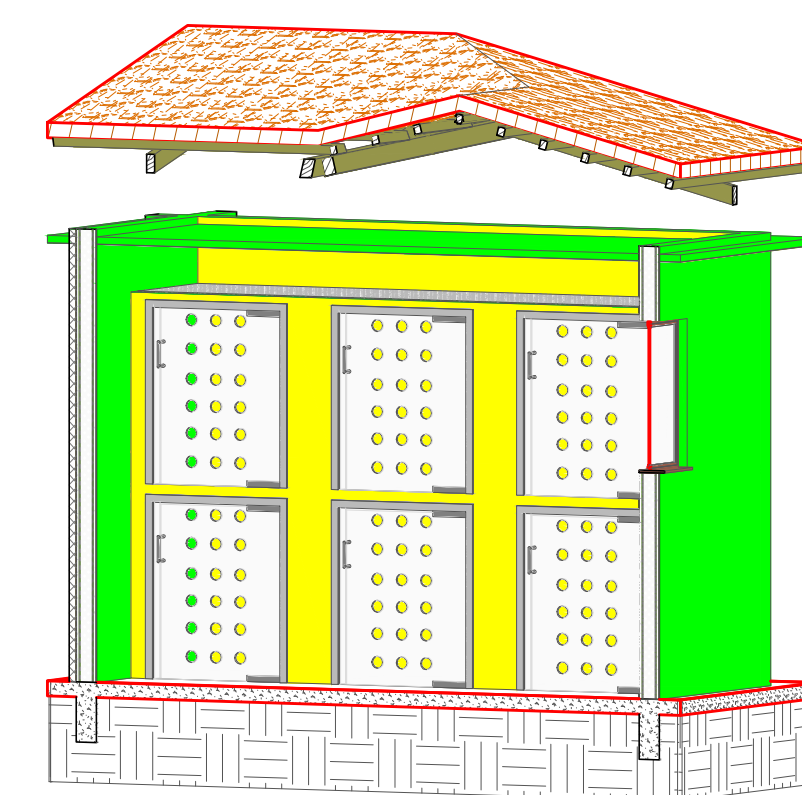

2 PLANTA BAIXA - CHAMADA DE DETALHE 1  
ESCALA 1:50

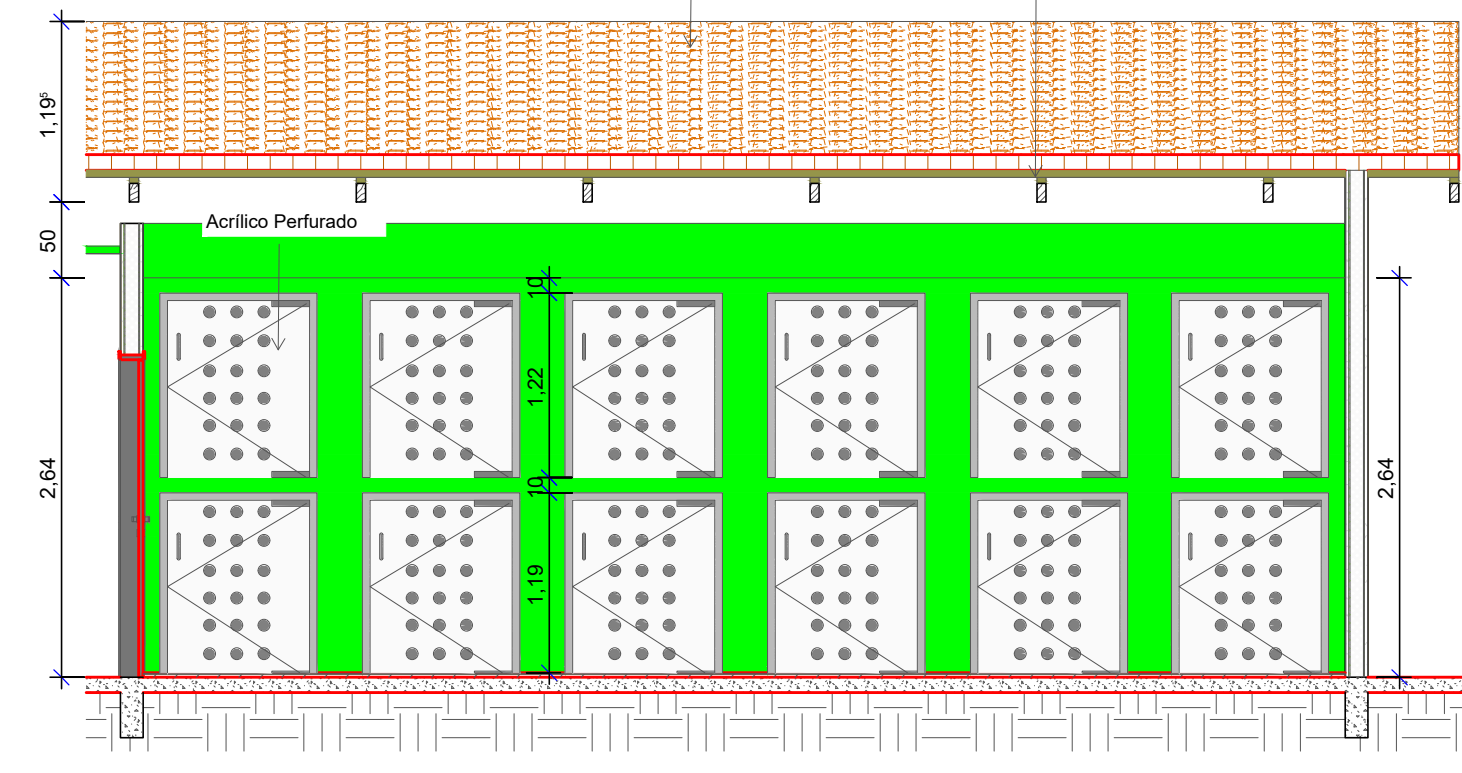

2 PLANTA BAIXA - CHAMADA DE DETALHE 1  
ESCALA 1:50

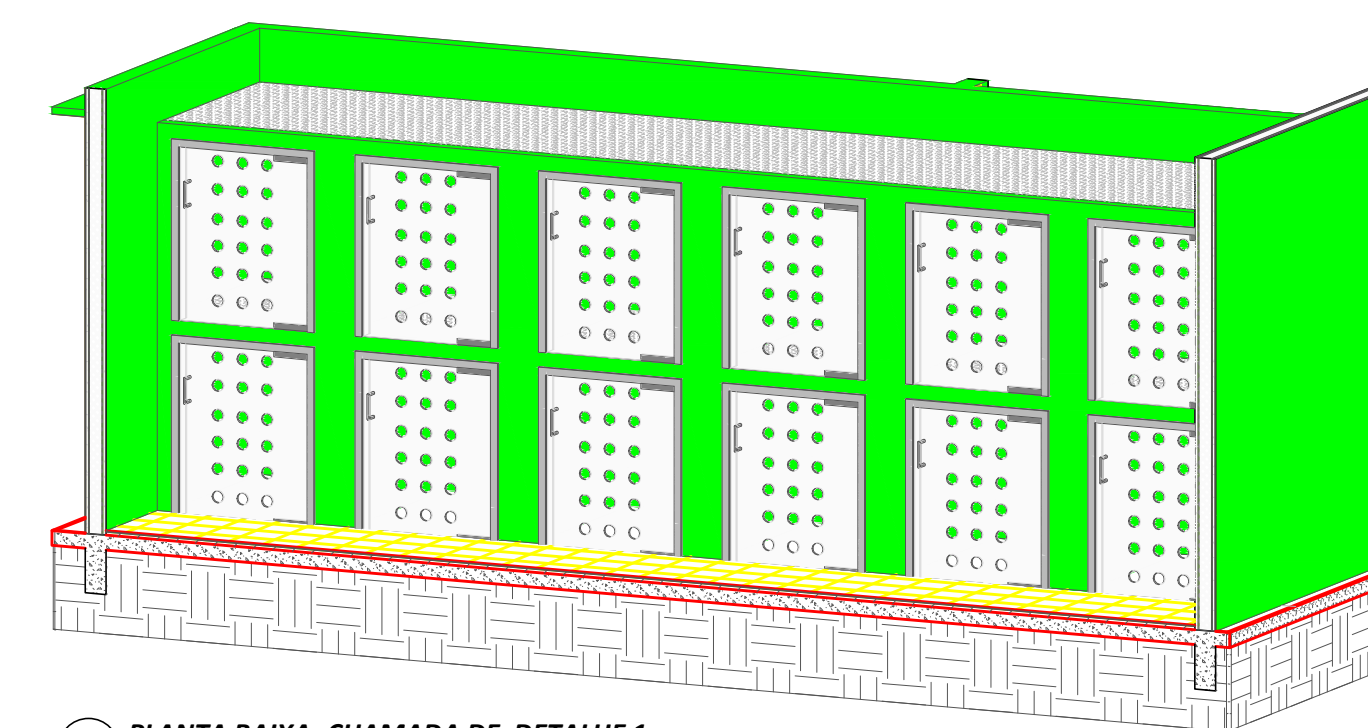

2 PLANTA BAIXA - CHAMADA DE DETALHE 1  
ESCALA 1:50

LEGENDA

NOTAS

- TODAS AS MEDIDAS ESTÃO EM METROS, EXCETO ONDE INDICADO.
- VERIFICAR O LOCAL DE IMPLANTAÇÃO DA OBRA ANTES DE INICIAR A EXECUÇÃO. QUALQUER DIVERGÊNCIA ENTRE EM CONTATO COM O COORDENADOR / RESPONSÁVEL.

REVISÕES

Nº	DATA	DESENHISTA	VERIFICAÇÃO	VISTO	DESCRIÇÃO
0	31/10/2022	CLAUDIA F.			EMIÇÃO INICIAL

DESENHOS DE REFERÊNCIA

DESENHO	DATA	REV.	FORMATO	DESCRIÇÃO

PROJETO	DATA	NOME	CREA Nº	VISTO	ESCALA
PROJETO	31/10/2022	CLAUDIA FERREIRA			1:100
DESENHO					Nº FOLHA: 04 de 04
COORDENADOR		ABNER RODRIGO T. MARIA	5062461388		REVISÃO: 00
RESP. TÉCNICO		WILLIAM H. V. GONÇALVES	5062278202		CONTRATO Nº: 74/2022
ASSUNTO		DETALHAMENTO DO GATIL - CENTRO ZOONÓSES			PROC. Nº:
LOCAL		Rua Manoel Gajo, 2644 - Jd Albatroz II, Bertoga - SP			Nº PROJETO: KGL-PMB-DE-101-K01-PE-1.22-004

COR	COOR	ESP
01	07	0,1
02	07	0,2
03	07	0,3
04	07	0,4
05	07	0,5
06	07	0,6
07	07	0,25
08	07	0,4
09	07	0,1
10	07	0,1
11	07	0,05
12	12	0,3
20	20	0,2
55	55	0,1
82	82	0,3
90	07	0,1
140	140	0,3
160	160	0,3
250	250	0,1
251	251	0,1
252	252	0,1
253	253	0,1

