




# Detalhe Isométrico Dreno Ar Condicionado

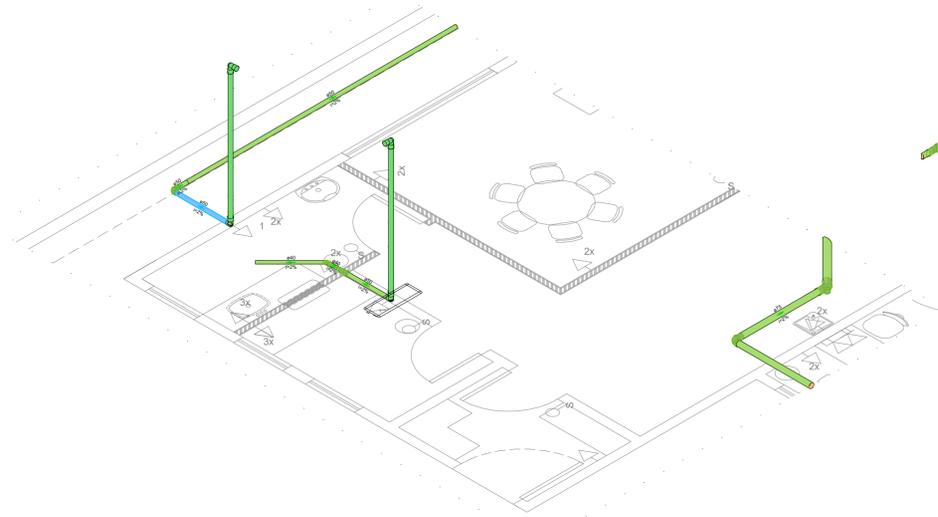


Detalhe Isométrico 1  
Escala 1:50

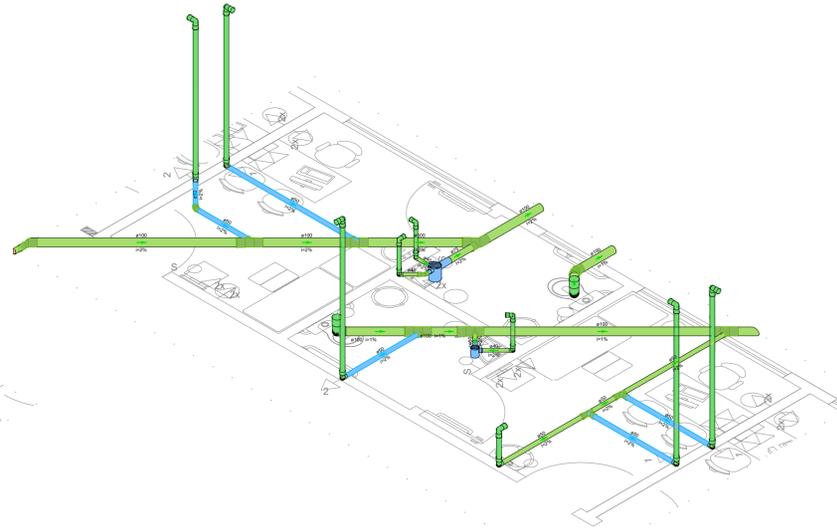


Detalhe Isométrico 2  
Escala 1:50

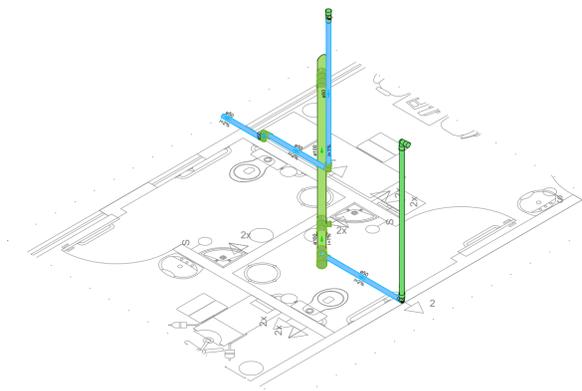


Detalhe Isométrico 3  
Escala 1:50

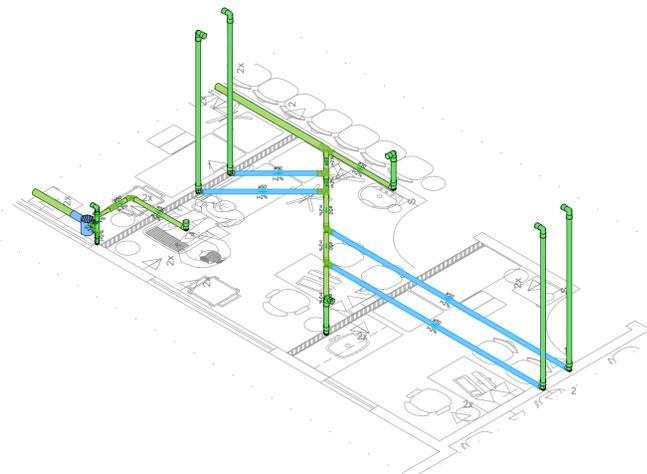


Detalhe Isométrico 4  
Escala 1:50

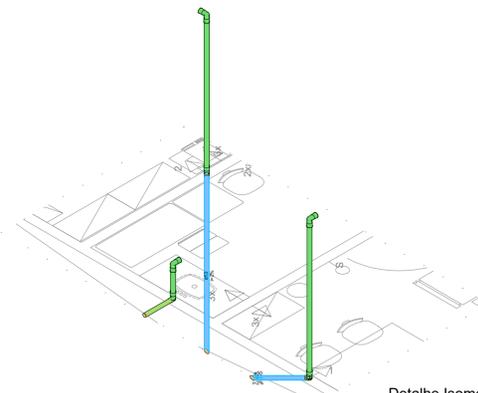

Detalhe Isométrico 5  
Escala 1:50

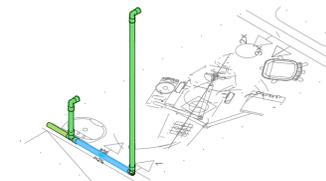

Detalhe Isométrico 6  
Escala 1:50

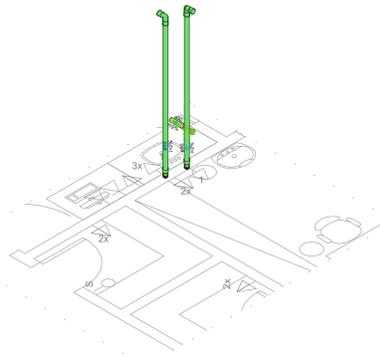

Detalhe Isométrico 7  
Escala 1:50

Legenda de condutos - Térreo	
Esgoto	
Pluvial	

## NOTAS

- 1- TODAS AS MEDIDAS ESTÃO EM METROS, EXCETO ONDE INDICADO.
- 2- VERIFICAR O LOCAL DE IMPLANTAÇÃO DA OBRA ANTES DE INICIAR A EXECUÇÃO. QUALQUER DIVERGÊNCIA ENTRE EM CONTATO COM O COORDENADOR / RESPONSÁVEL.
- 3- O QUANTITATIVO REFERENTE AO DRENO DO AR CONDICIONADO SE ENCONTRA NA FOLHA 006 (PLANTA BAIXA ESGOTO).

## REVISÕES

Nº	DATA	DESENHISTA	VERIFICAÇÃO	VISTO	DESCRIÇÃO
0	26/01/2023	GABRIEL AVILA			EMIÇÃO INICIAL

## DESENHOS DE REFERÊNCIA

DESENHO	DATA	REV.	FORMATO	DESCRIÇÃO

**KINGLINE GERENCIAMENTO DE PROJETOS E SERVIÇOS LTDA**  
 Alameda Caullin, 115 - Sala 125 - São Caetano do Sul - SP  
 Fone/fax +55 11 4218-5464  
 contato@kingline.net

PROJETO	DATA	NOME	CREA Nº	VISTO	ESCALA:	INDICADA
DESENHO					Nº FOLHA:	11 de 11
COORDENADOR	26/01/2023	ABNER RODRIGO T. MARIA	5062461388		REVISÃO:	00
RESP. TÉCNICO	26/01/2023	WILLIAM H. V. GONÇALVES	5062278202		CONTRATO Nº:	71/2022
ASSUNTO		DETALHES ISOMÉTRICOS DRENO DO AR CONDICIONADO			PROC. Nº:	
LOCAL		RUA JAIR MIRANDA DE SOUZA, 451 - JARDIM VICENTE DE CARVALHO			Nº PROJETO:	
						KGL-PMB-DE-101.H01-PE-1.5-011-R00